



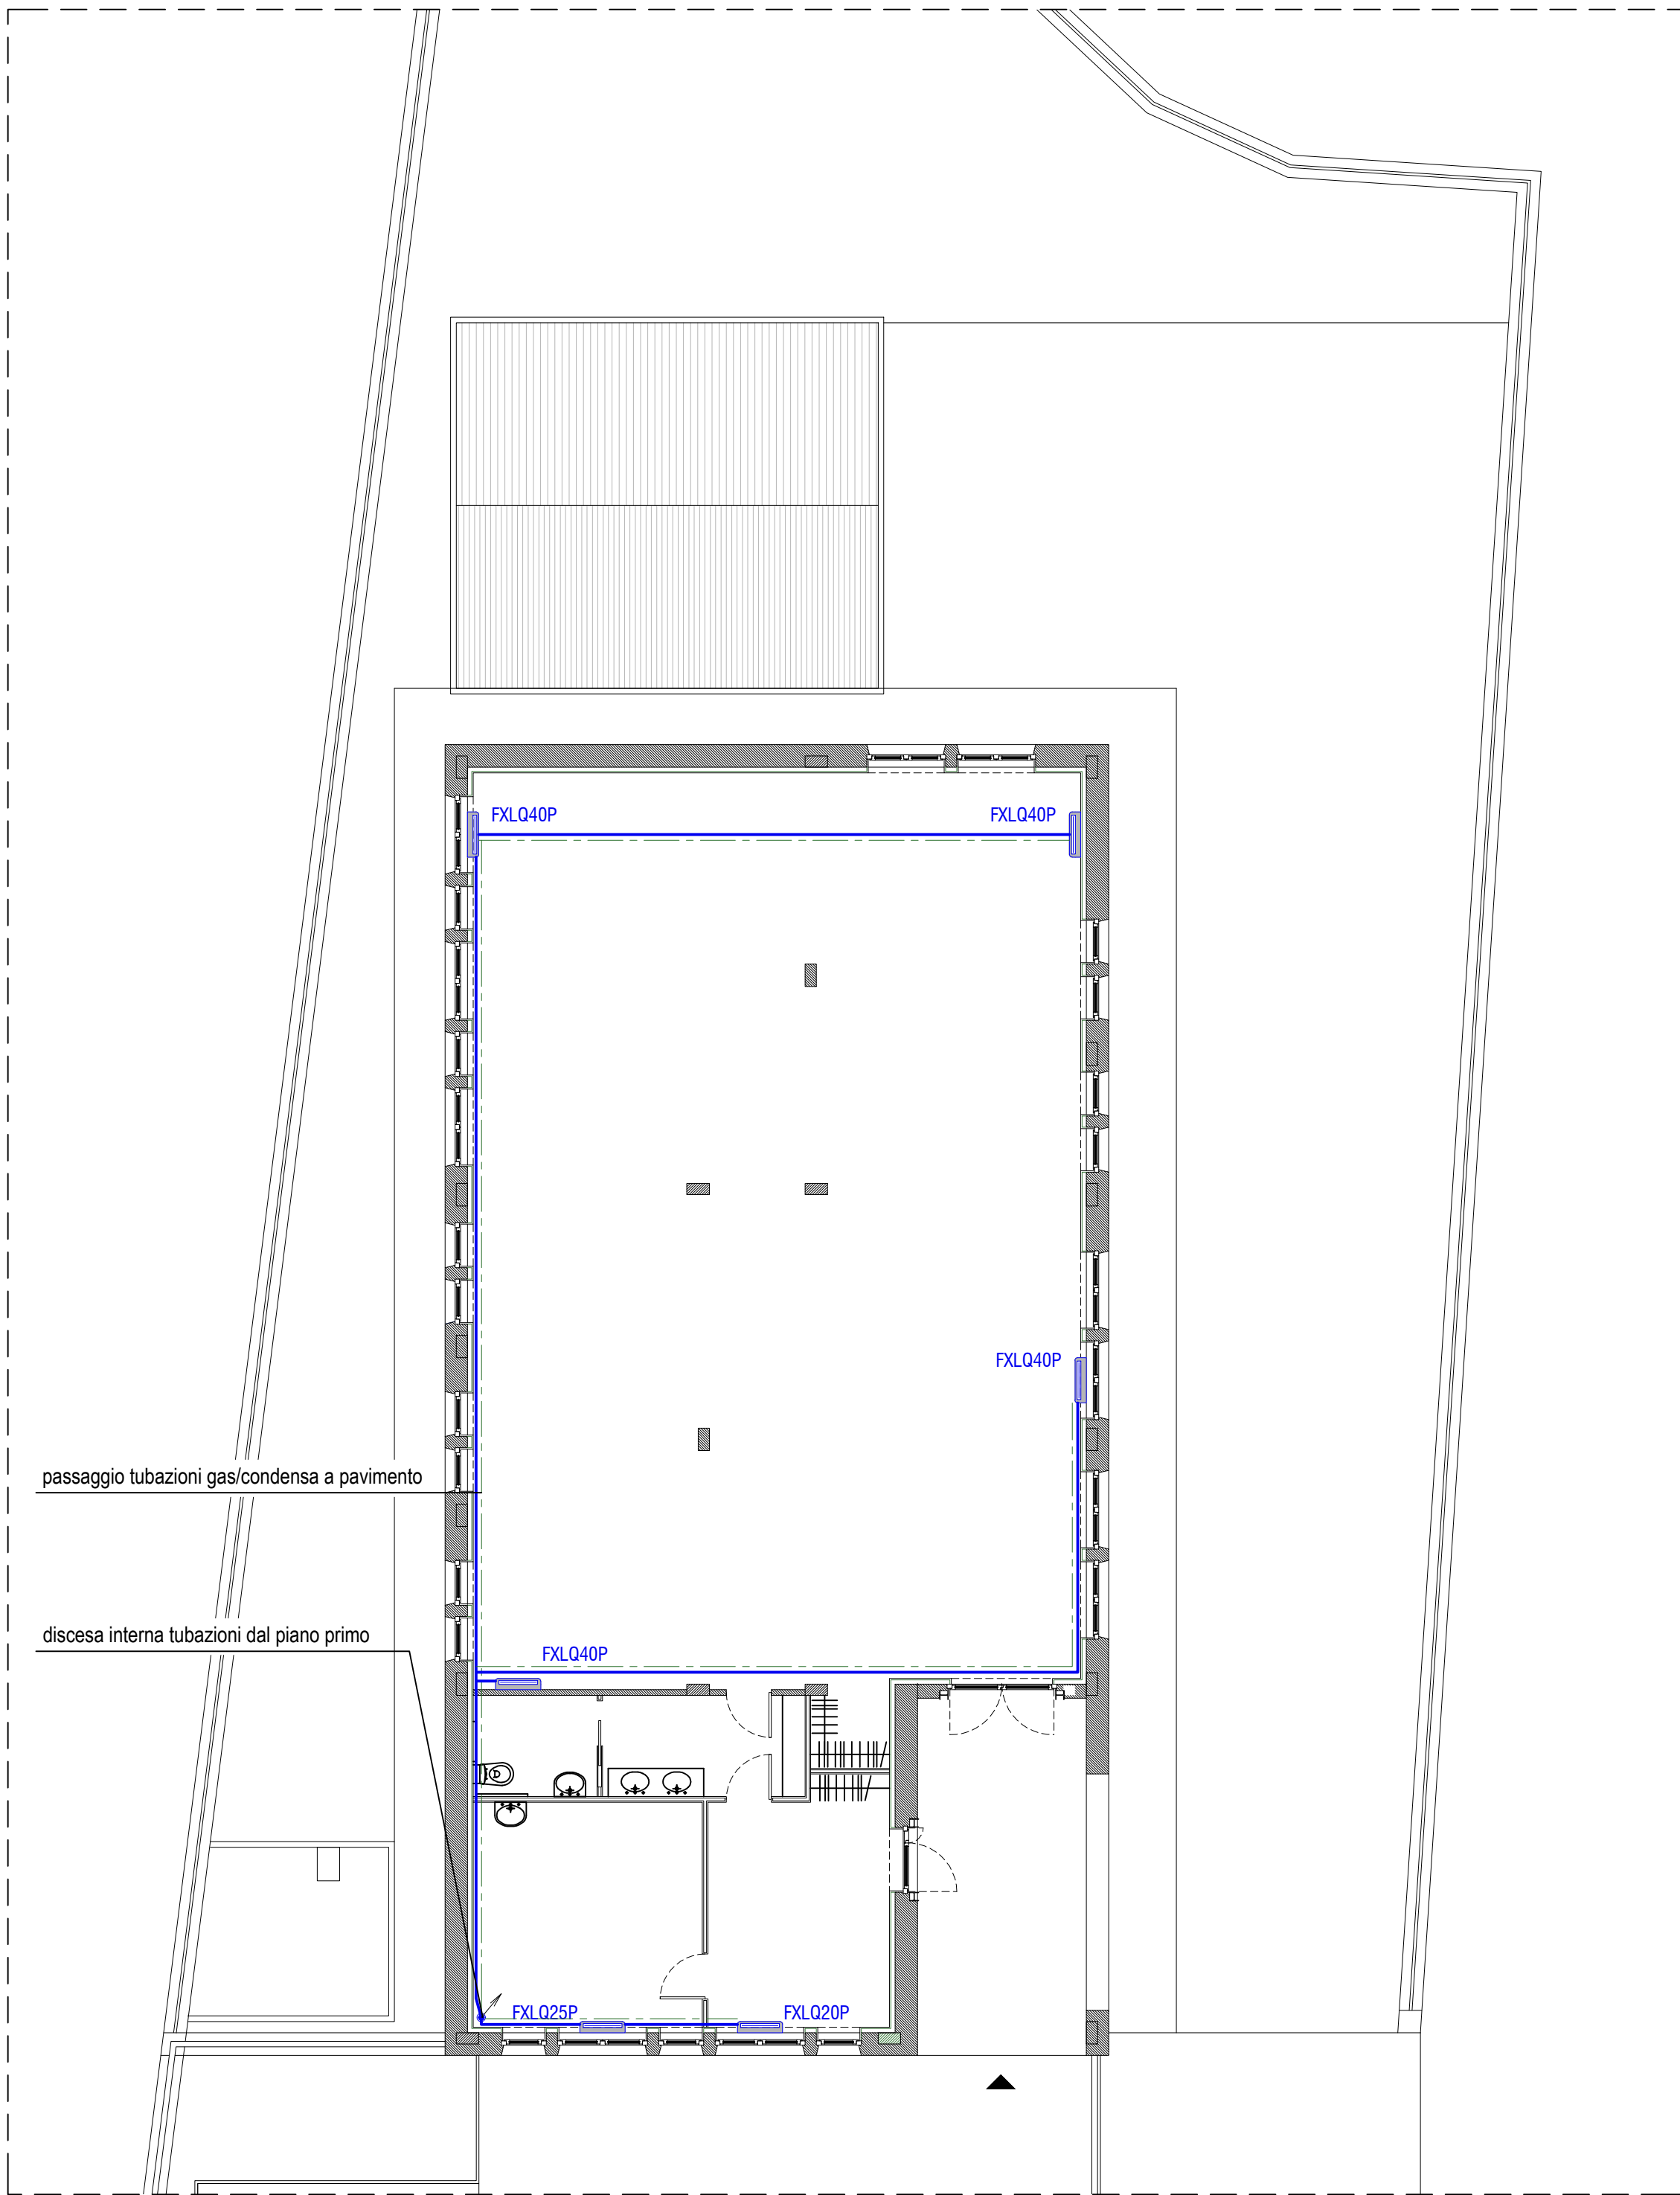

PIANTA PIANO PRIMO - scala 1:100

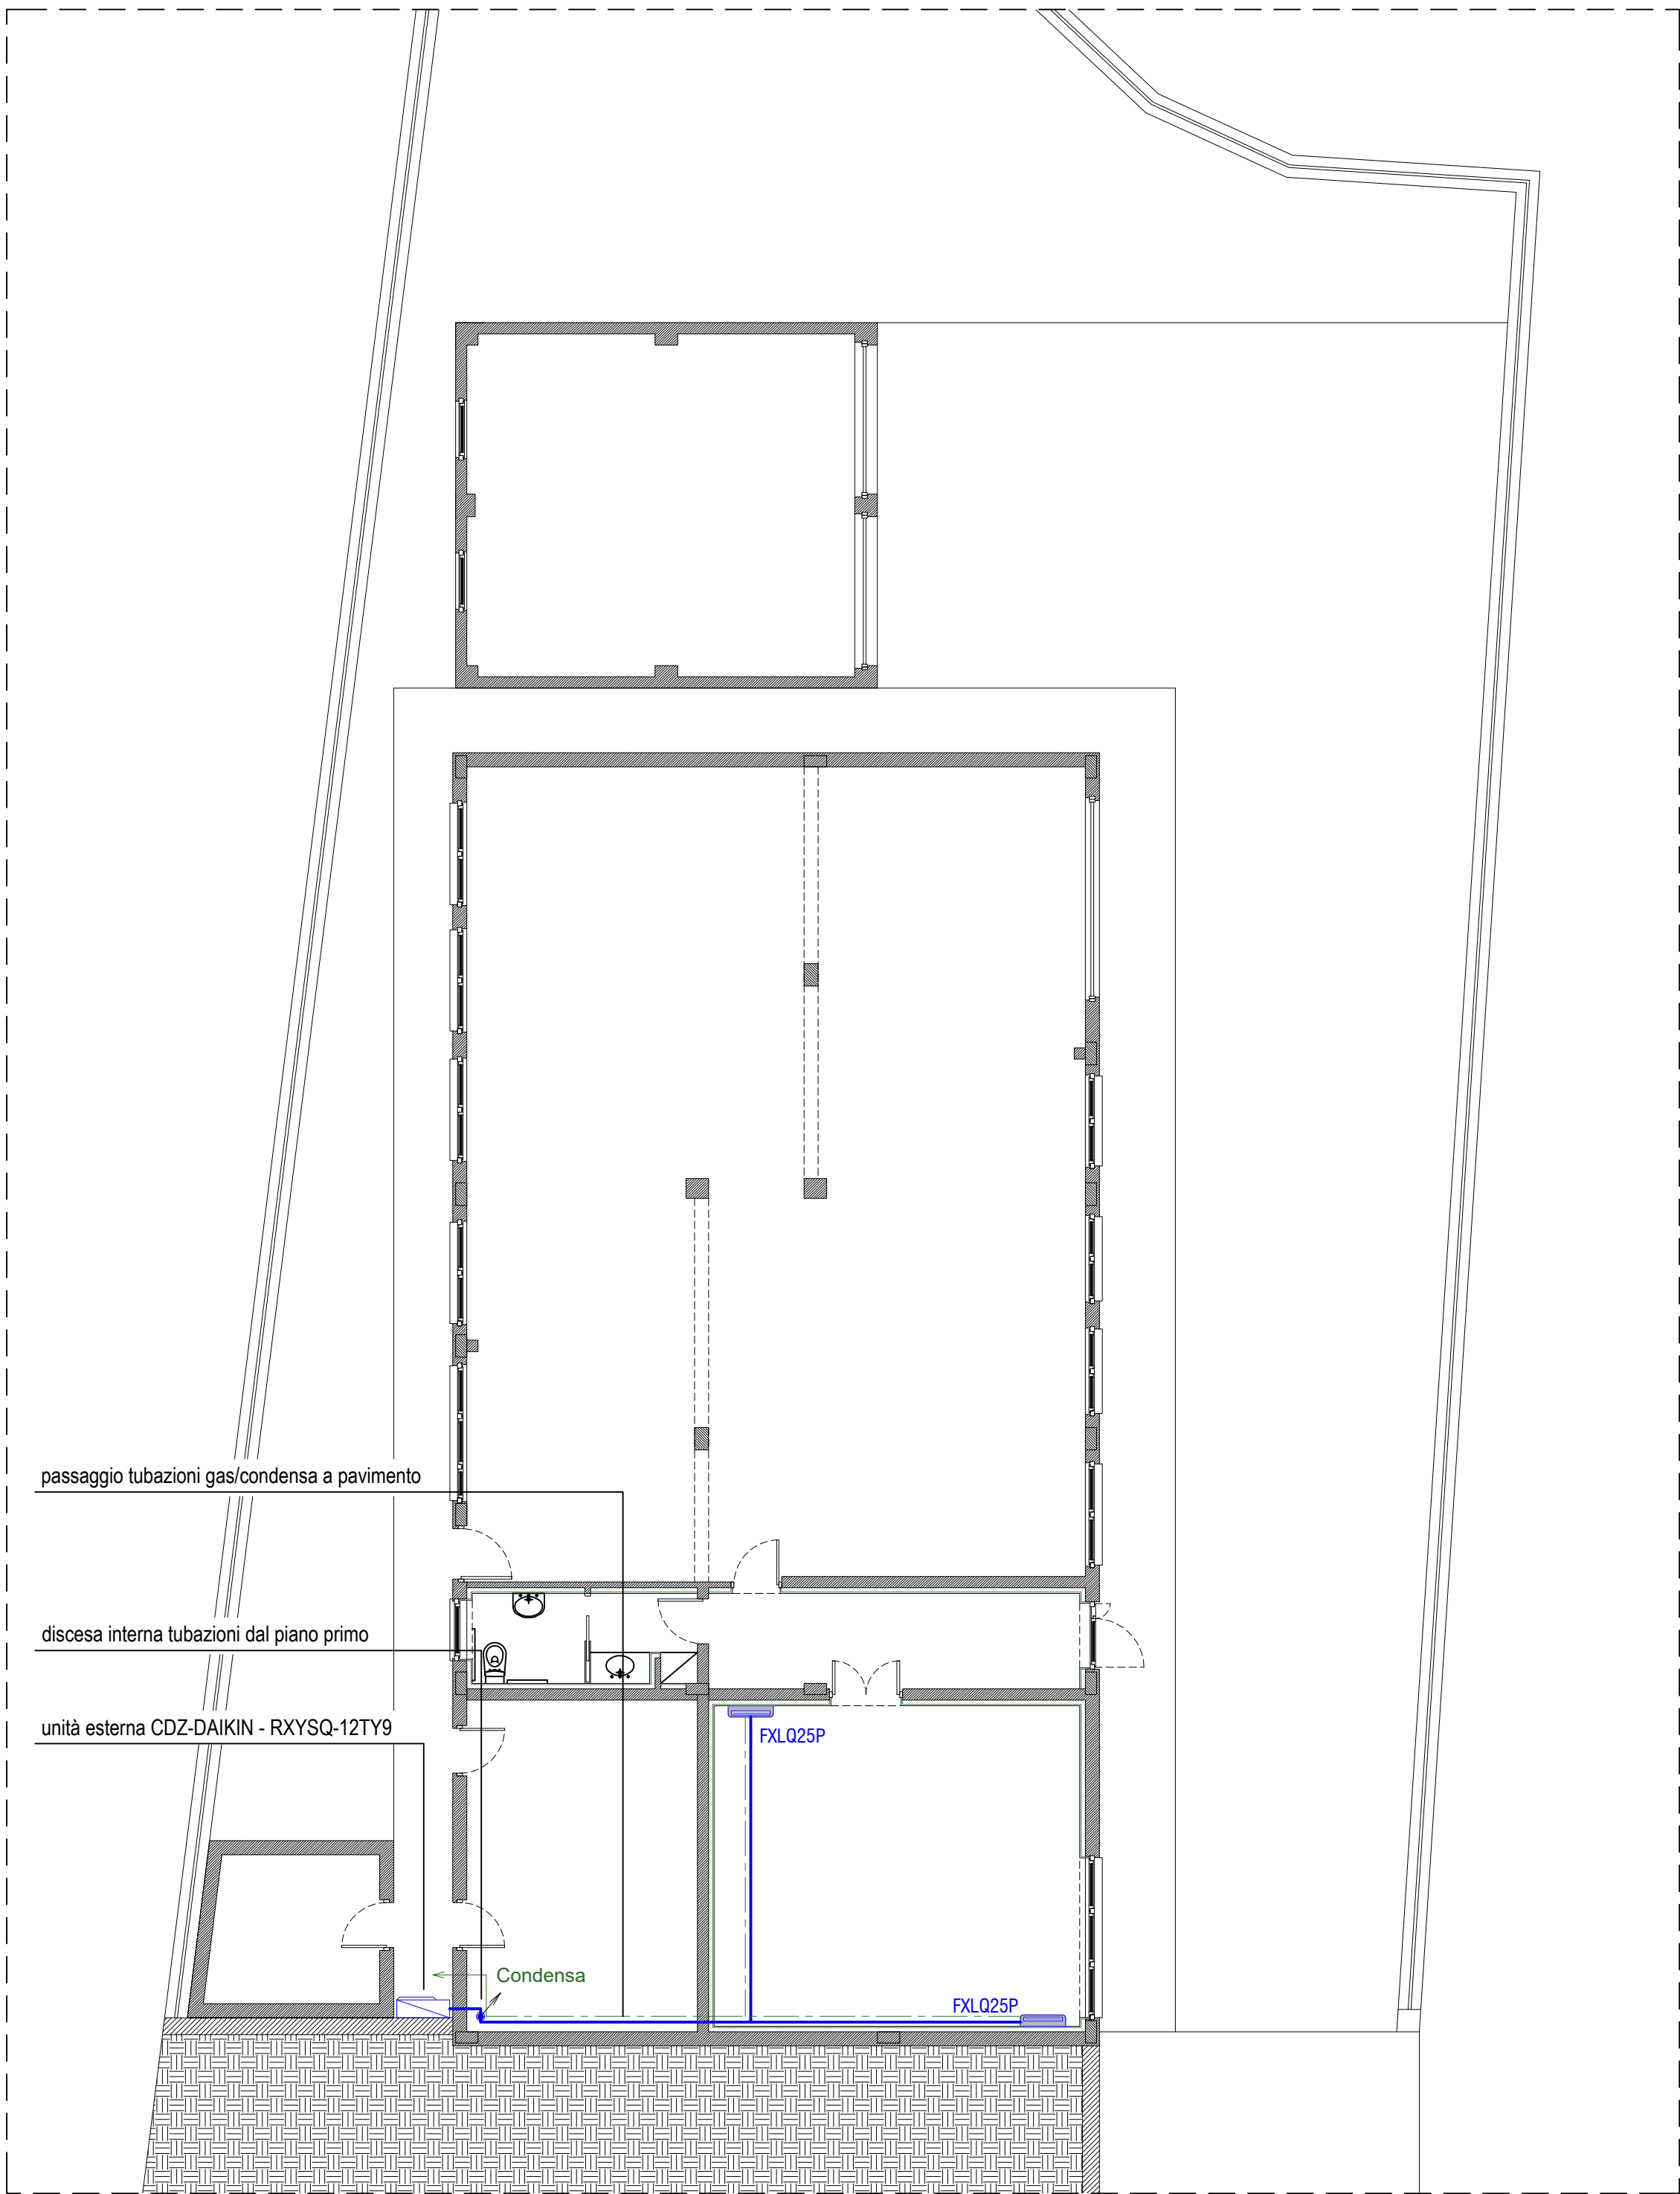

PIANTA PIANO TERRA - scala 1:100

LEGENDA

Tubazione gas a pavimento

Tubazione condensa a pavimento

Unità esterna CDZ DAIKIN - RXYSQ-12TY9

Unità interne (ventilconvettore) DAIKIN FXLQ-P



COMUNE DI MADONNA DEL SASSO
Provincia del Verbano Cusio Ossola



RECUPERO FUNZIONALE EX SCUOLA DI ARTO'
PER LA REALIZZAZIONE DI UN CENTRO SERVIZI E
INFRASTRUTTURE SOCIALI PER LA COMUNITÀ

PROGETTO DEFINITIVO - ESECUTIVO
PROGETTO IMPIANTI MECCANICI

STATO DI PROGETTO
IMPIANTO CONDIZIONAMENTO/RAFFRESCAMENTO

DATA MAGGIO 2022	AGG. N. 01 DEL MARZO 2023	SCALA 1:100 Incarico: 696.22	N. ELABORATO DE-IM.01
---------------------	------------------------------------	------------------------------------	--------------------------

CONSULENZA IMPIANTI

P.I. Maurizio Tori
Corso del Popolo, 16
28845 DOMODOSSOLA (VB)
Tel. +39.0324.249013
mautori@tin.it

PROGETTAZIONE

BIANCHETTIARCHITETTURA S.A.
Fabrizio Bianchetti architetto
Gabriele Medina architetto

via E. De Amicis, 30
28887 OMEGNA (VB)
tel +39 0323 61266
fax +39 0323 641842
info@bianchettiarchitettura.com
www.bianchettiarchitettura.com



RESPONSABILE F.B.	CONTROLLO F.B.	ELABORAZIONE E.B.
----------------------	-------------------	----------------------