



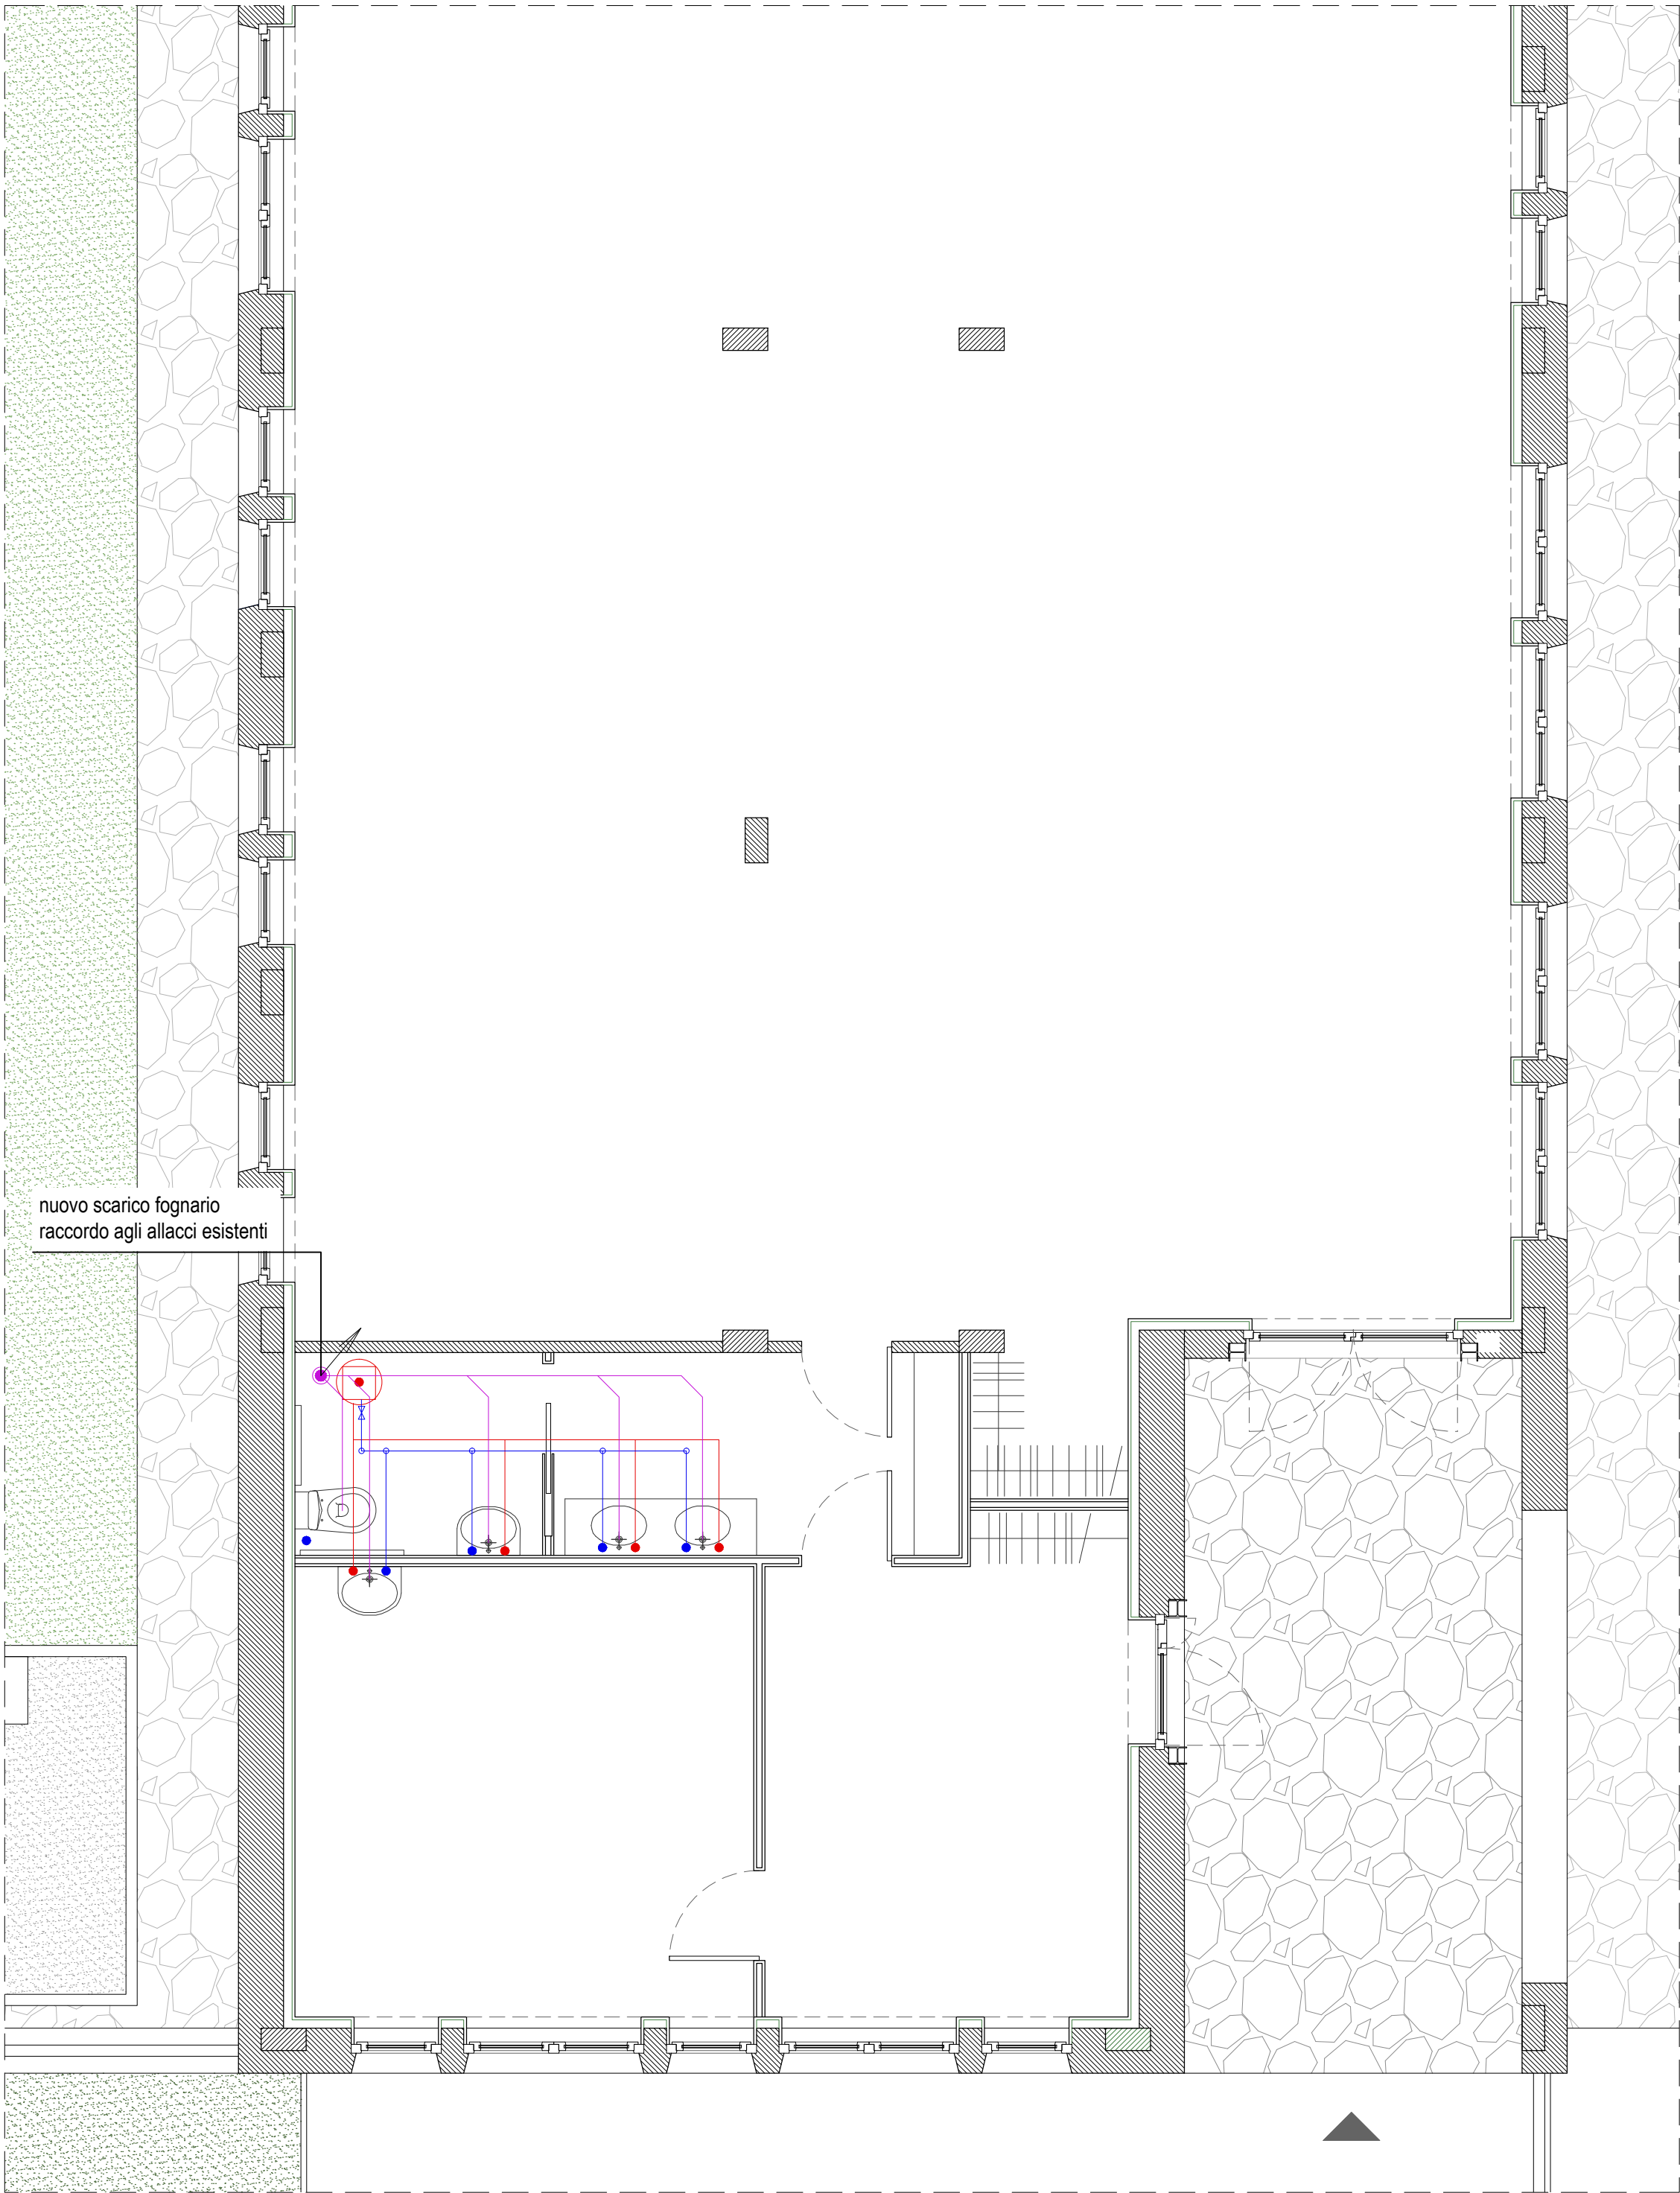

PIANTA PIANO PRIMO - scala 1:50

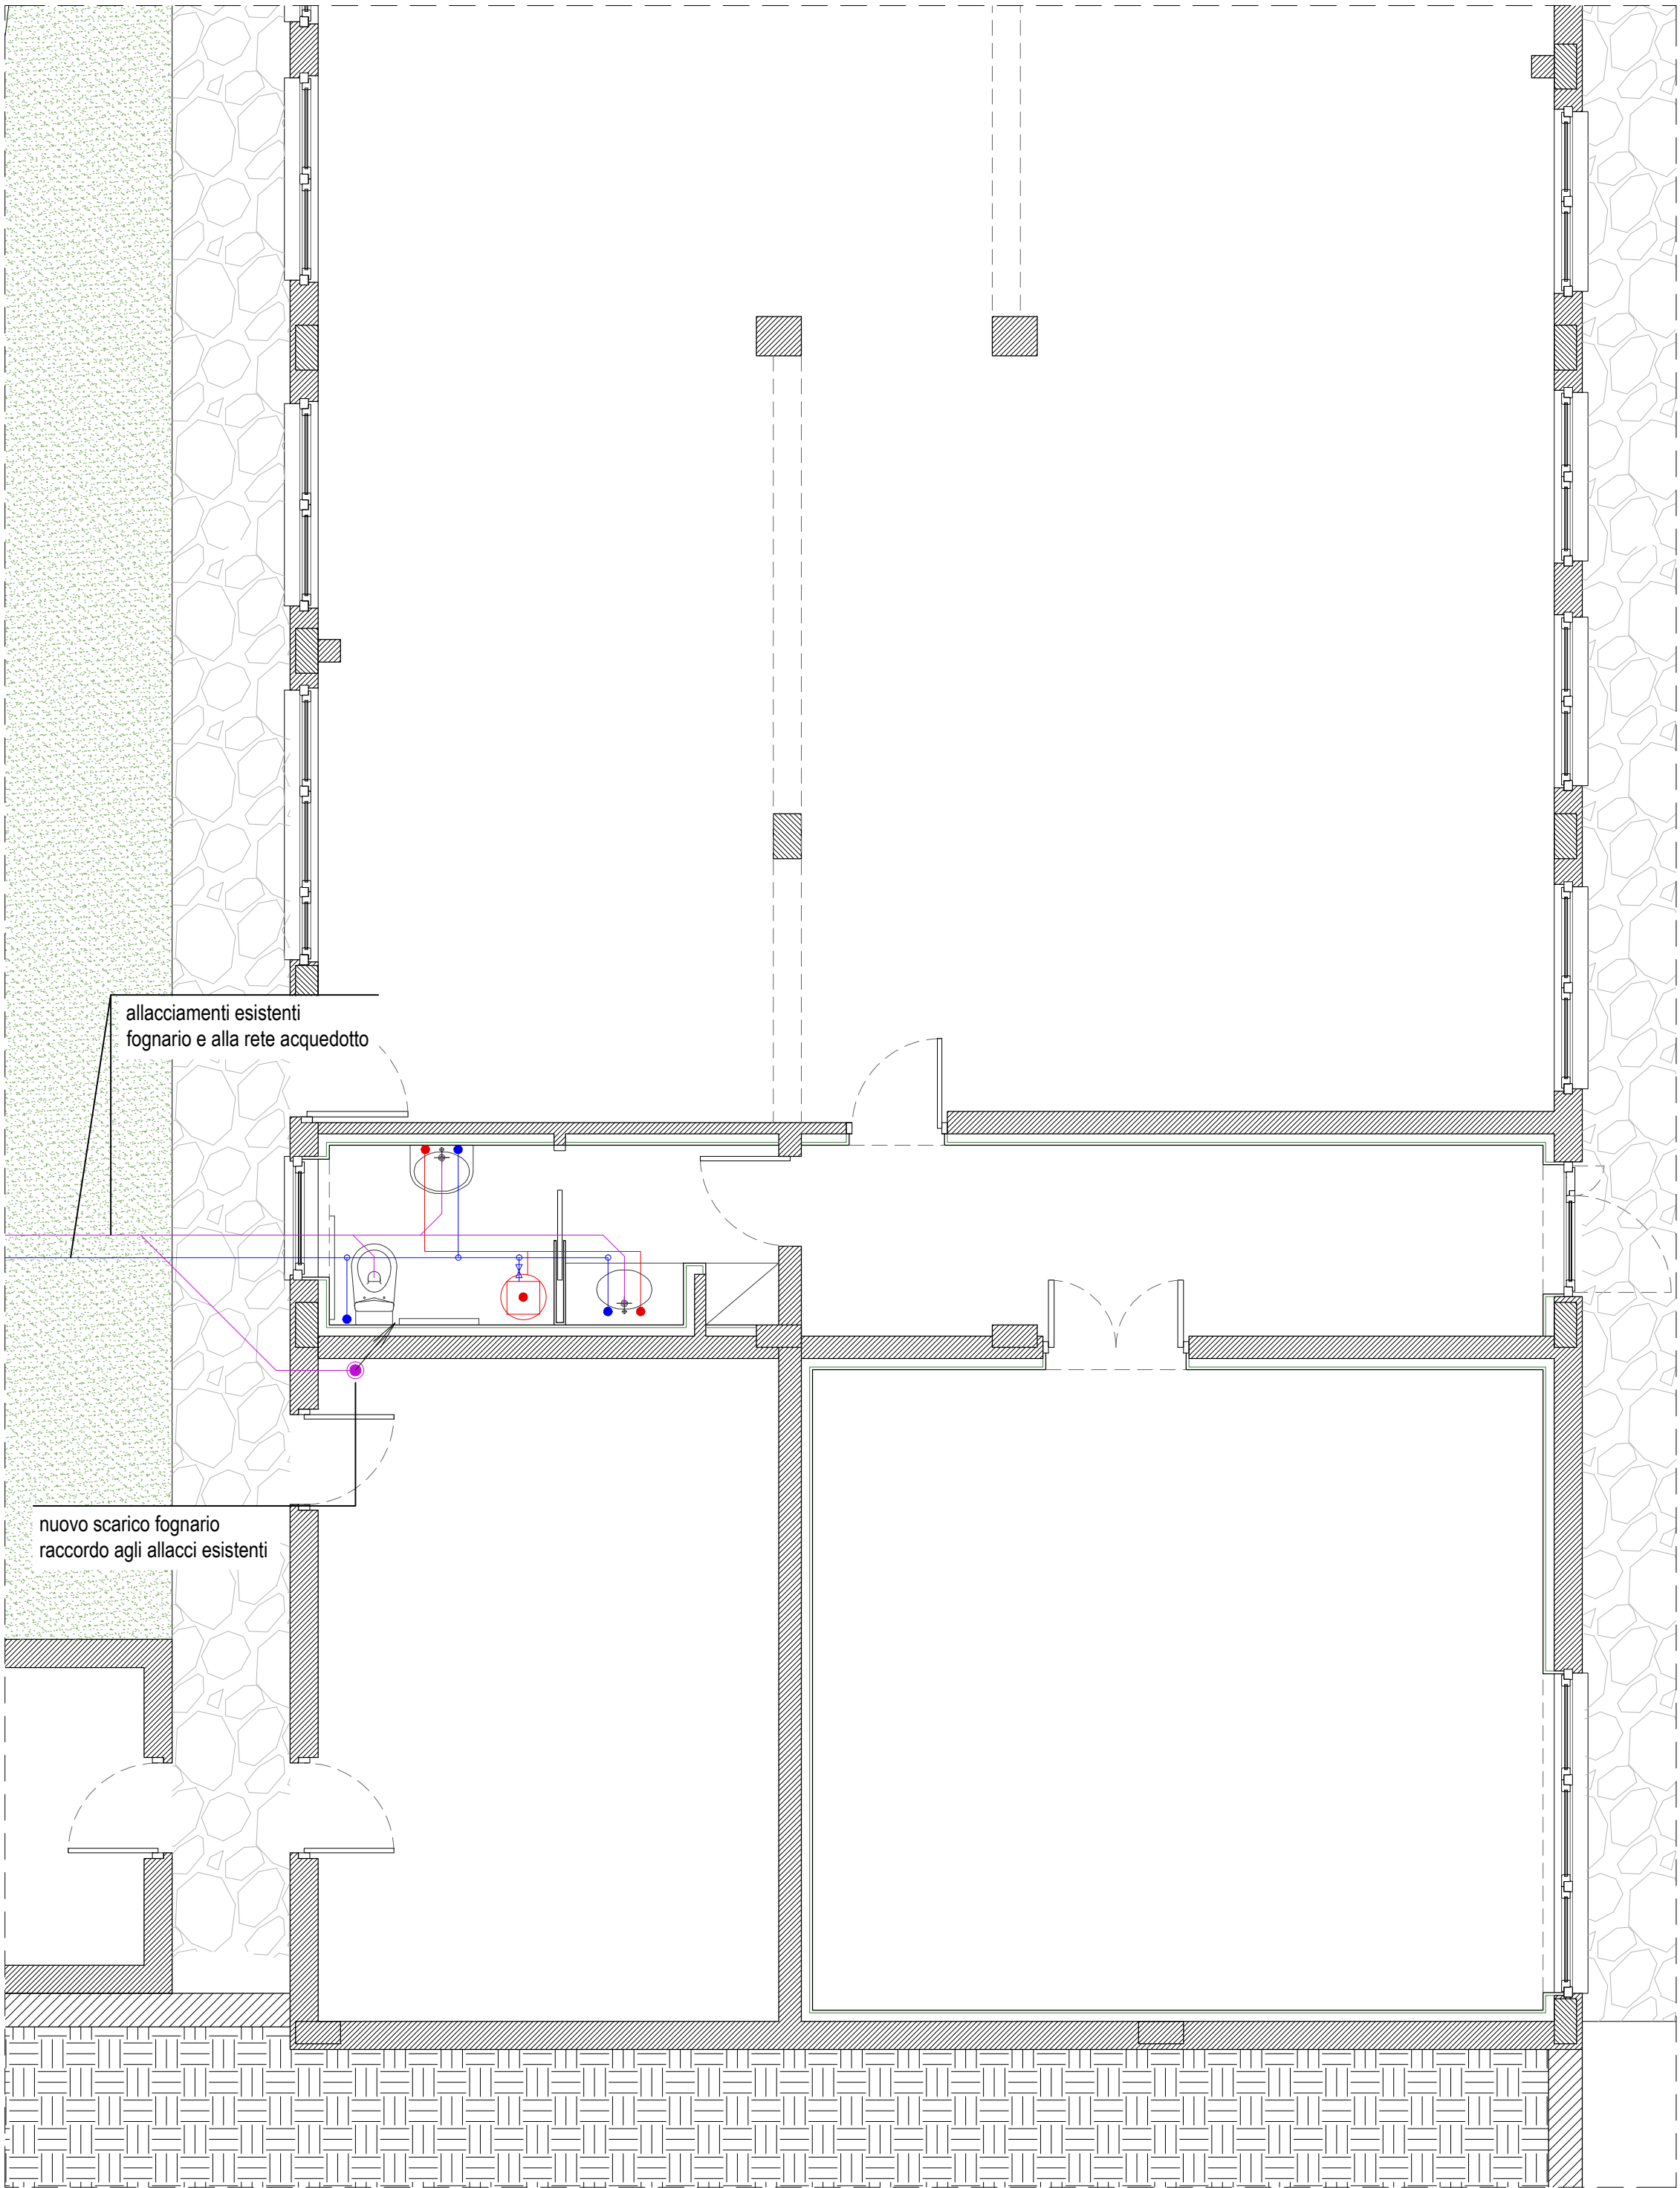

PIANTA PIANO TERRA - scala 1:50

- LEGENDA
- Acqua calda / fredda
 - Scaldabagno elettrico
 - Scarico - rete fognaria
 - Nuovo scarico fognario bagno piano primo



COMUNE DI MADONNA DEL SASSO
Provincia del Verbano Cusio Ossola



RECUPERO FUNZIONALE EX SCUOLA DI ARTO'
PER LA REALIZZAZIONE DI UN CENTRO SERVIZI E
INFRASTRUTTURE SOCIALI PER LA COMUNITÀ

PROGETTO DEFINITIVO - ESECUTIVO
PROGETTO IMPIANTI MECCANICI

STATO DI PROGETTO
IMPIANTO IDRICO-SANITARIO

CONSULENZA IMPIANTI

P.I. Maurizio Tori
Corso del Popolo, 16
28845 DOMODOSSOLA (VB)
Tel. +39 0324.249013
mautori@tin.it

PROGETTAZIONE

BIANCHETTIARCHITETTURA S.A.
Fabrizio Bianchetti architetto
Gabriele Medina architetto

via E. De Amicis, 30
28887 OMEGNA (VB)
tel +39 0323 61266
fax +39 0323 641842
info@bianchettiarchitettura.com
www.bianchettiarchitettura.com



DATA
MAGGIO 2022

AGG. N.
01
DEL
MARZO 2023

SCALA
1:50
Incarico: 696.22

N. ELABORATO
DE-IM.02

RESPONSABILE
F.B.

CONTROLLO
F.B.

ELABORAZIONE
E.B.